
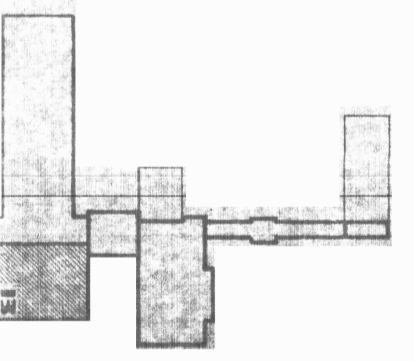


# INSTALACJA WENTYLACJI

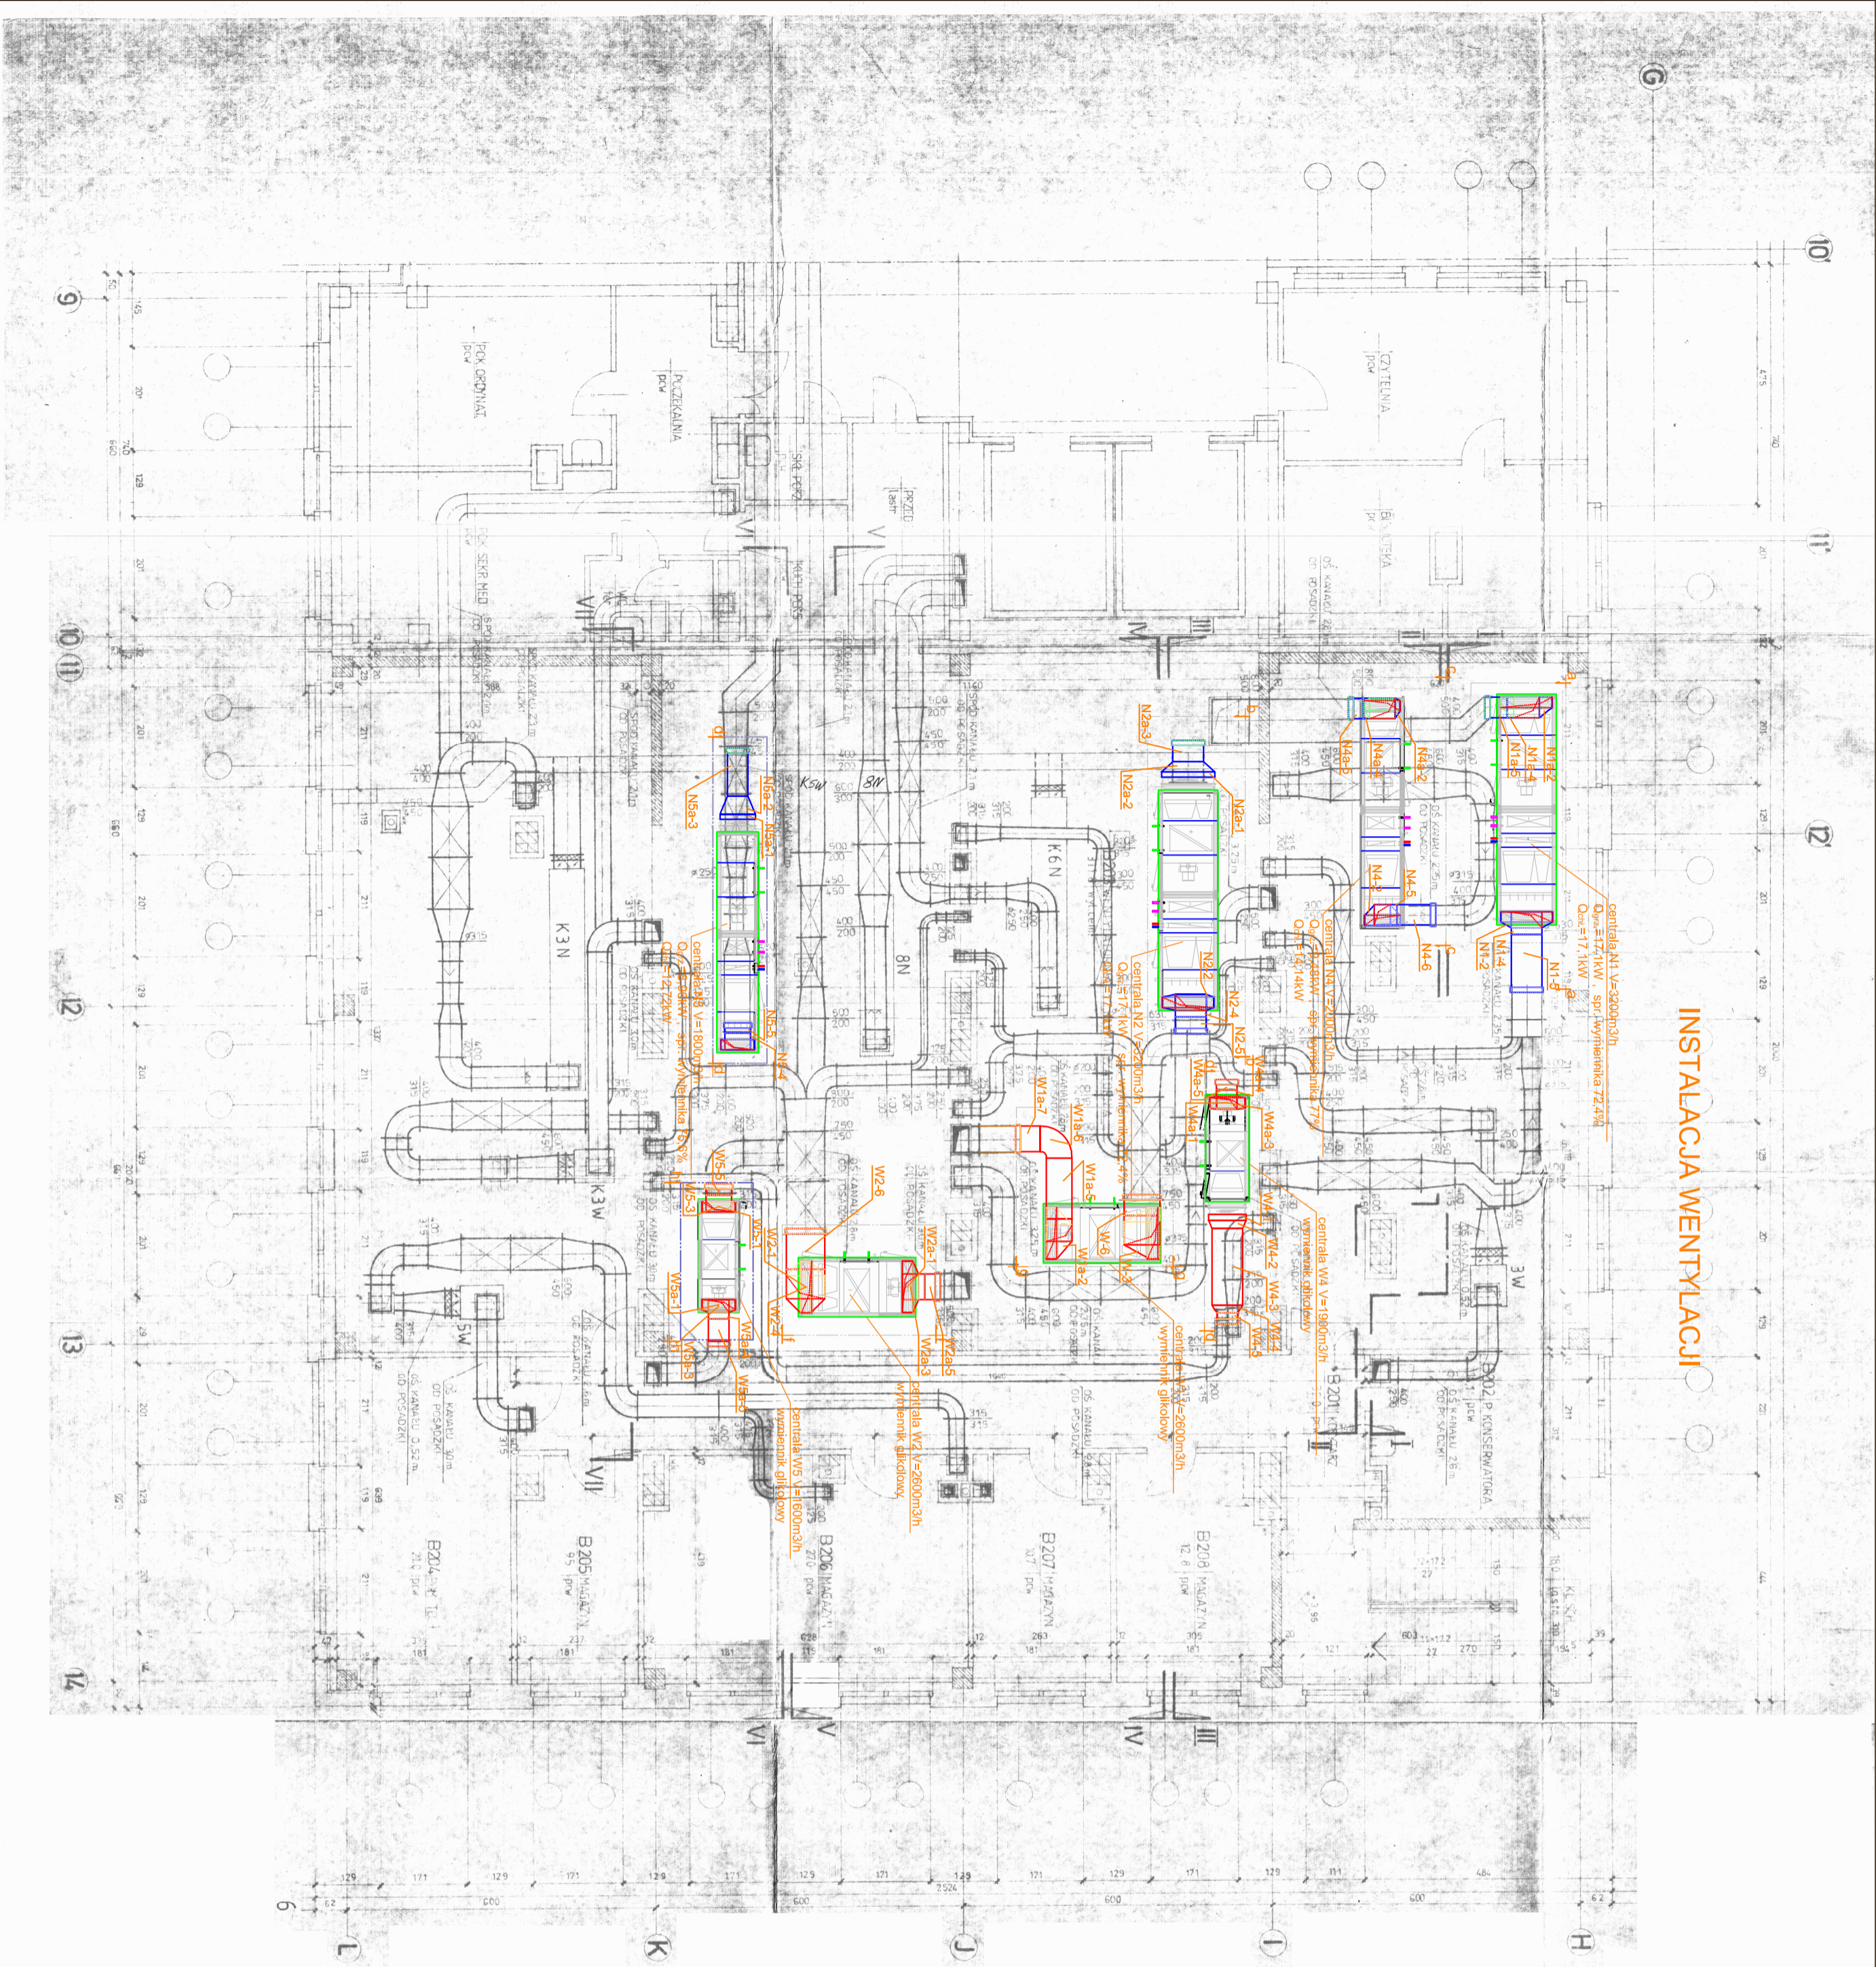

**OZNACZENIA:**  
— - kanał nasiewny  
— - kanał wywiewny

Wykonawca:	<b>PRO-TECH</b> TECHNIKA BRZEWA	PRO-TECH Technika Grzewcza Sp. z o.o. ul. Namysłowskię 2, 22-400 Zamość
Investor:	Powiat Pinczowski 28-400 Pinczów, ul. Załazę 5	
Objekt:	PRZEBUDOWA INSTALACJI WENTYLACJI W ZESPOLIE OPIEKI ZDROWOTNEJ SZPITAL POWIATOWY W PINCZOWIE	
Faza opracow.:	<b>PROJEKT BUDOWLANY</b>	Skala: 1:100
Trasę rysunku:	Instalacja wentylacji - rzut I piętra - wentylatorownia budynek B	Data: 7.2020
Projektował:	mgr inż. Marek Szpyra	Nr rys.: 1
Sprawdził:	mgr inż. Tomasz Szweczek	
Opracował:		

**UWAGA:**  
 Przed przystąpieniem do wykonania kanałów wentylacyjnych należy powierzyć ich przekroje z natury.