


D-D

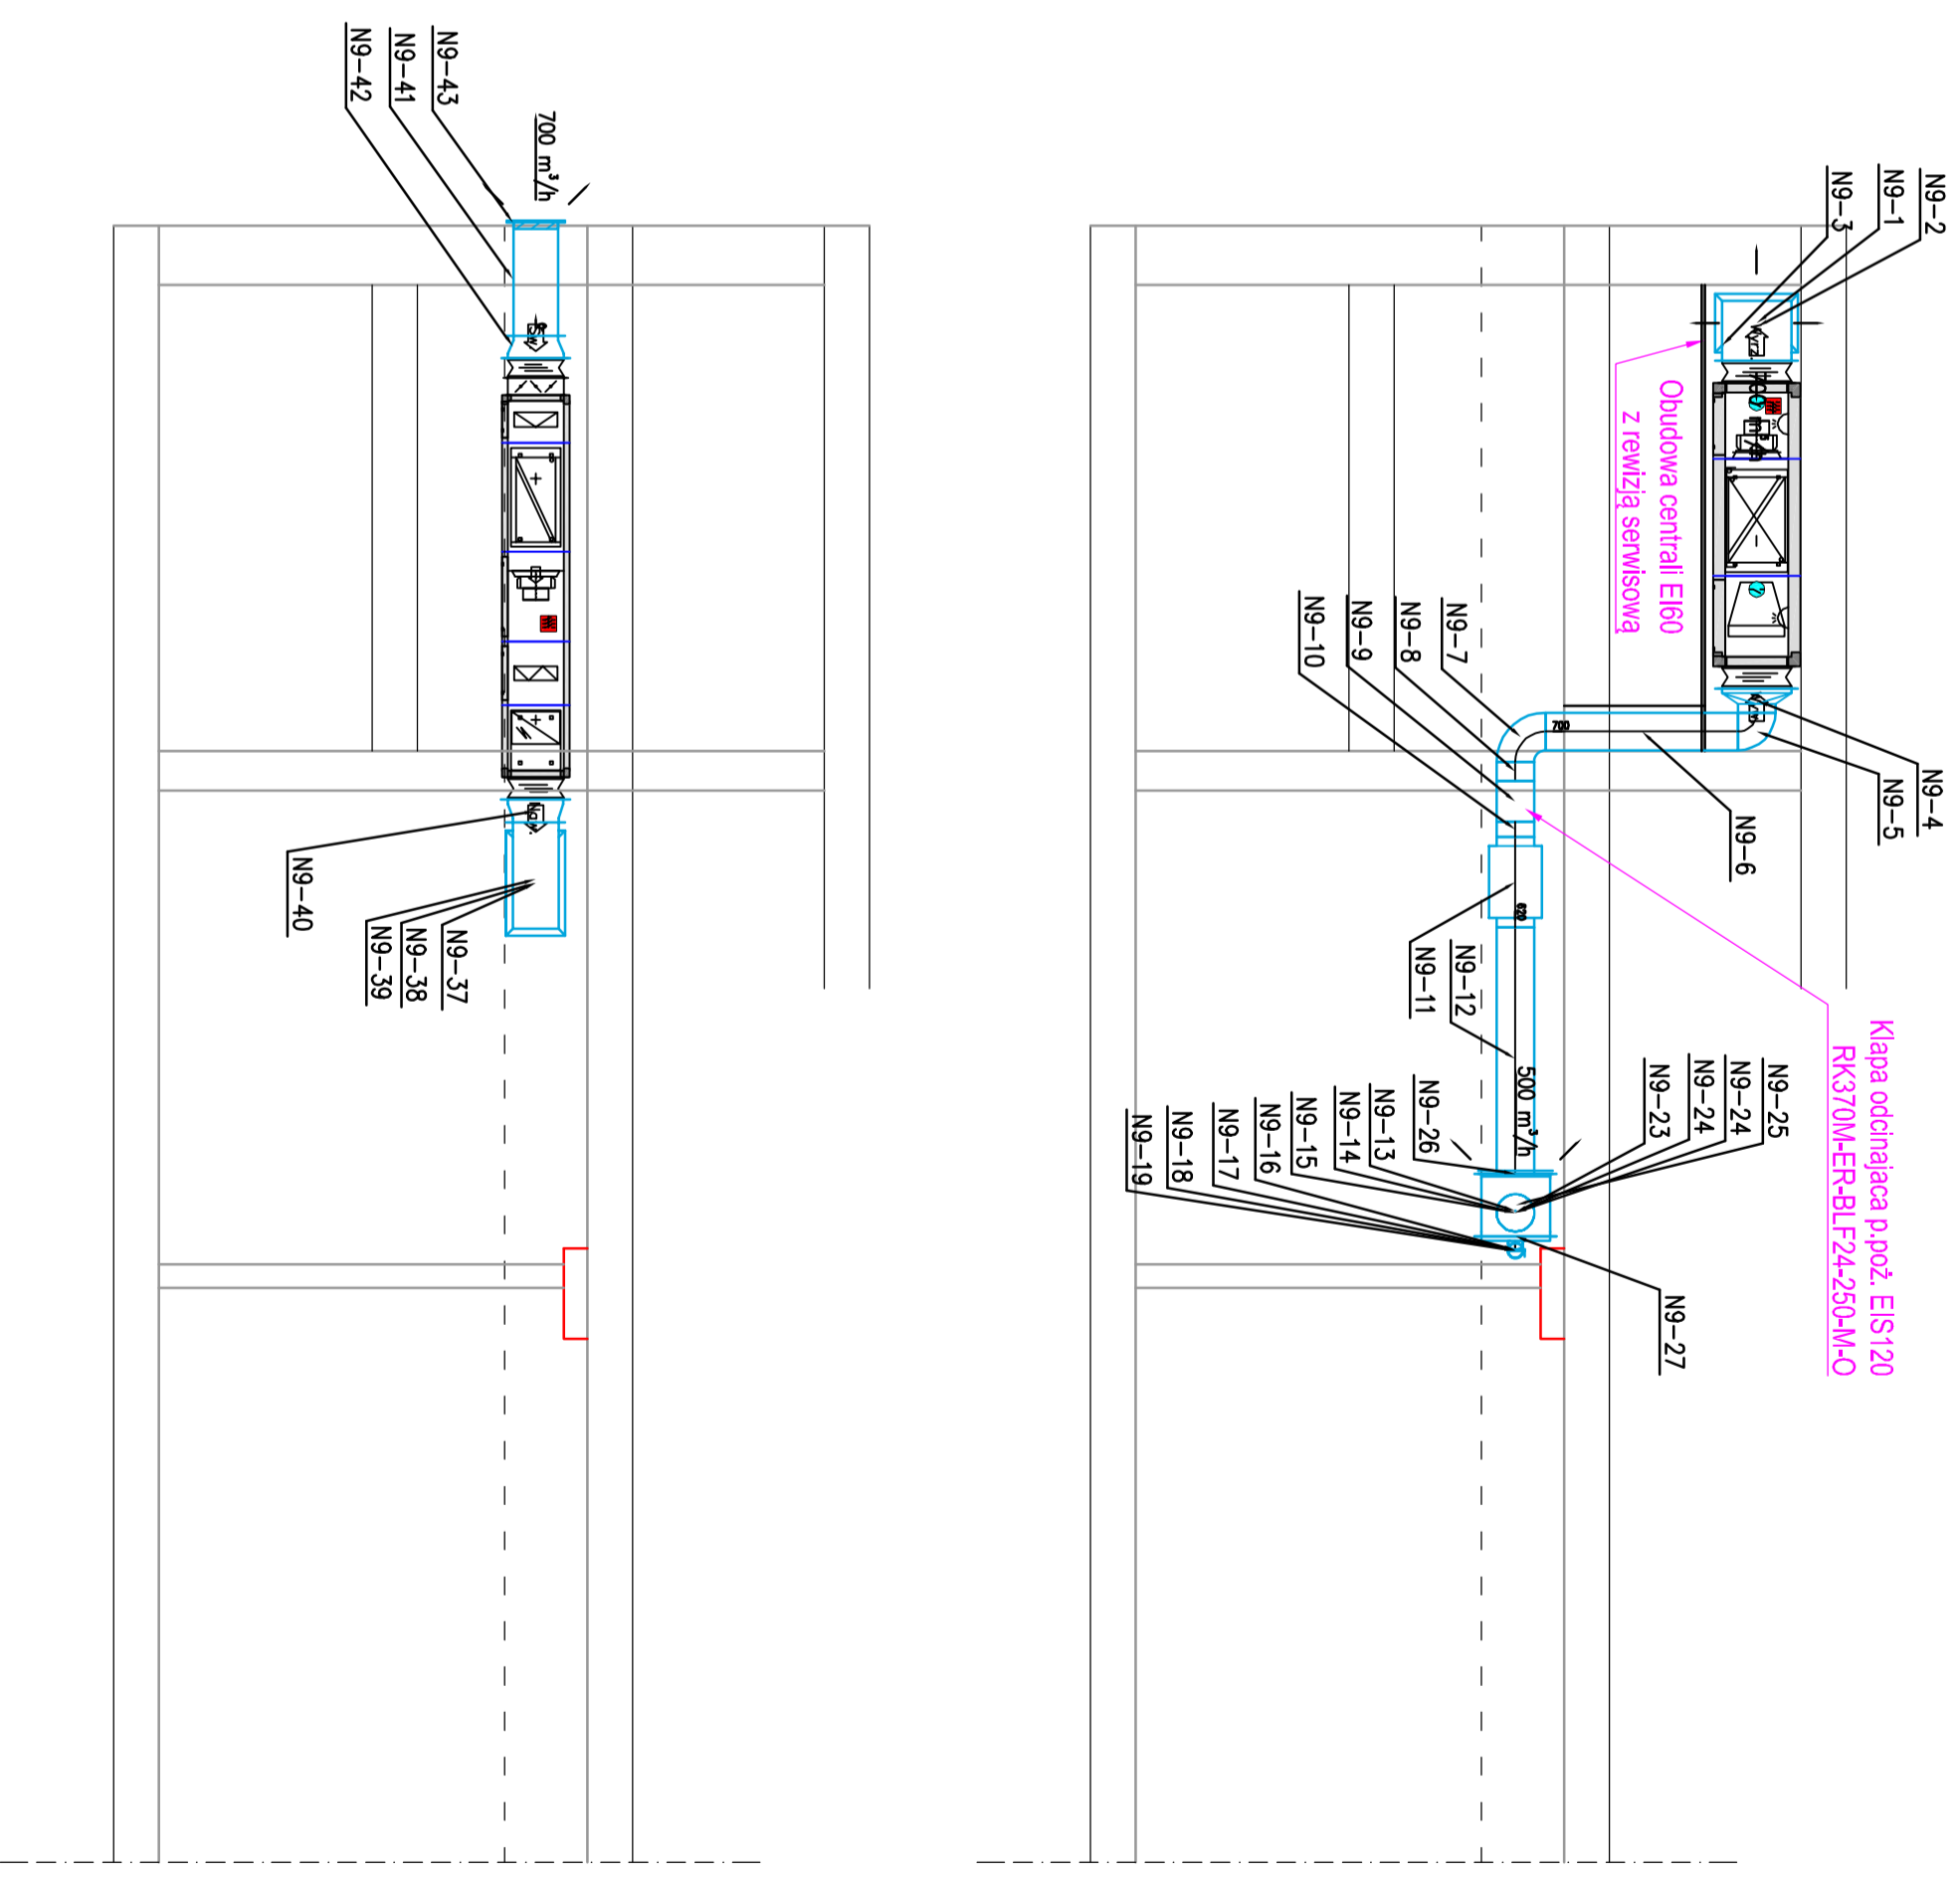

B-B

C-C

E-E

- LEGENDA:
- Kanał nawiewny projektowany
 - Kanał wywiewny projektowany
 - Kanały nawiewny i wywiewny projektowany

UMAGA:
Przed przystąpieniem do wykonywania kanałów wentylacyjnych należy potwierdzić ich przekroje z natury.

Wykonawca:	PRO-TECH TECHNIKA ŚRODOWISKA	PRO-TECH Technika Grzewcza Sp. z o.o. ul. Narayńskowskiego 2, 22-400 Zamość
Inwestor:	Powiat Pinczowski	
Obiekt:	PRZEBUDOWA INSTALACJI WENTYLACJI W ZESPÓLE OPLEKNI ZDROWOTNEJ. SZPITAL POWIATOWY W PINCZOWIE	
Faza opracow.:	PROJEKT WYKONAWCZY	
Treść rysunku:	Instalacja wentylacji mechanicznej - rozbudowa IIp, przekroje B-B, C-C, D-D, E-E	
Projektował:	mgr inż. Piotr Tylich	
Sprawił:	inż. Tomasz Szewczak	
		Nr rys.: 6
		Data: 11.2022
		Skala: 1:50

Na nr. L188/01/2019/MB/S/16 do projektu: "Instalacja wentylacji mechanicznej w Zespole Opieki Zdrowotnej Szpital Powiatowy w Pinczowie" wyrażam zgodę na udzielenie zezwolenia na wykorzystanie projektu w celach inwestycyjnych. Projektant: mgr inż. Tomasz Szewczak. Wykonawca: PRO-TECH Technika Środowiska. Data: 11.2022